

LEGENDA OZNAČENÍ A POPISŮ


← -POSTUP A SMĚR POKLÁDKY DLAŽBY/OBKLADE

▲ A -OZNAČENÍ POHLEDU

J 1.1a -OZNAČENÍ TRUHLÁŘSKÝCH VÝROBKŮ
(VIZ PŘÍLOHA D.1.144)

L 01 -OZNAČENÍ ZÁMEČNICKÝCH VÝROBKŮ
(VIZ PŘÍLOHA D.1.145)

V 1.1 -OZNAČENÍ VYBAVENÍ
(VIZ PŘÍLOHA D.1.146)

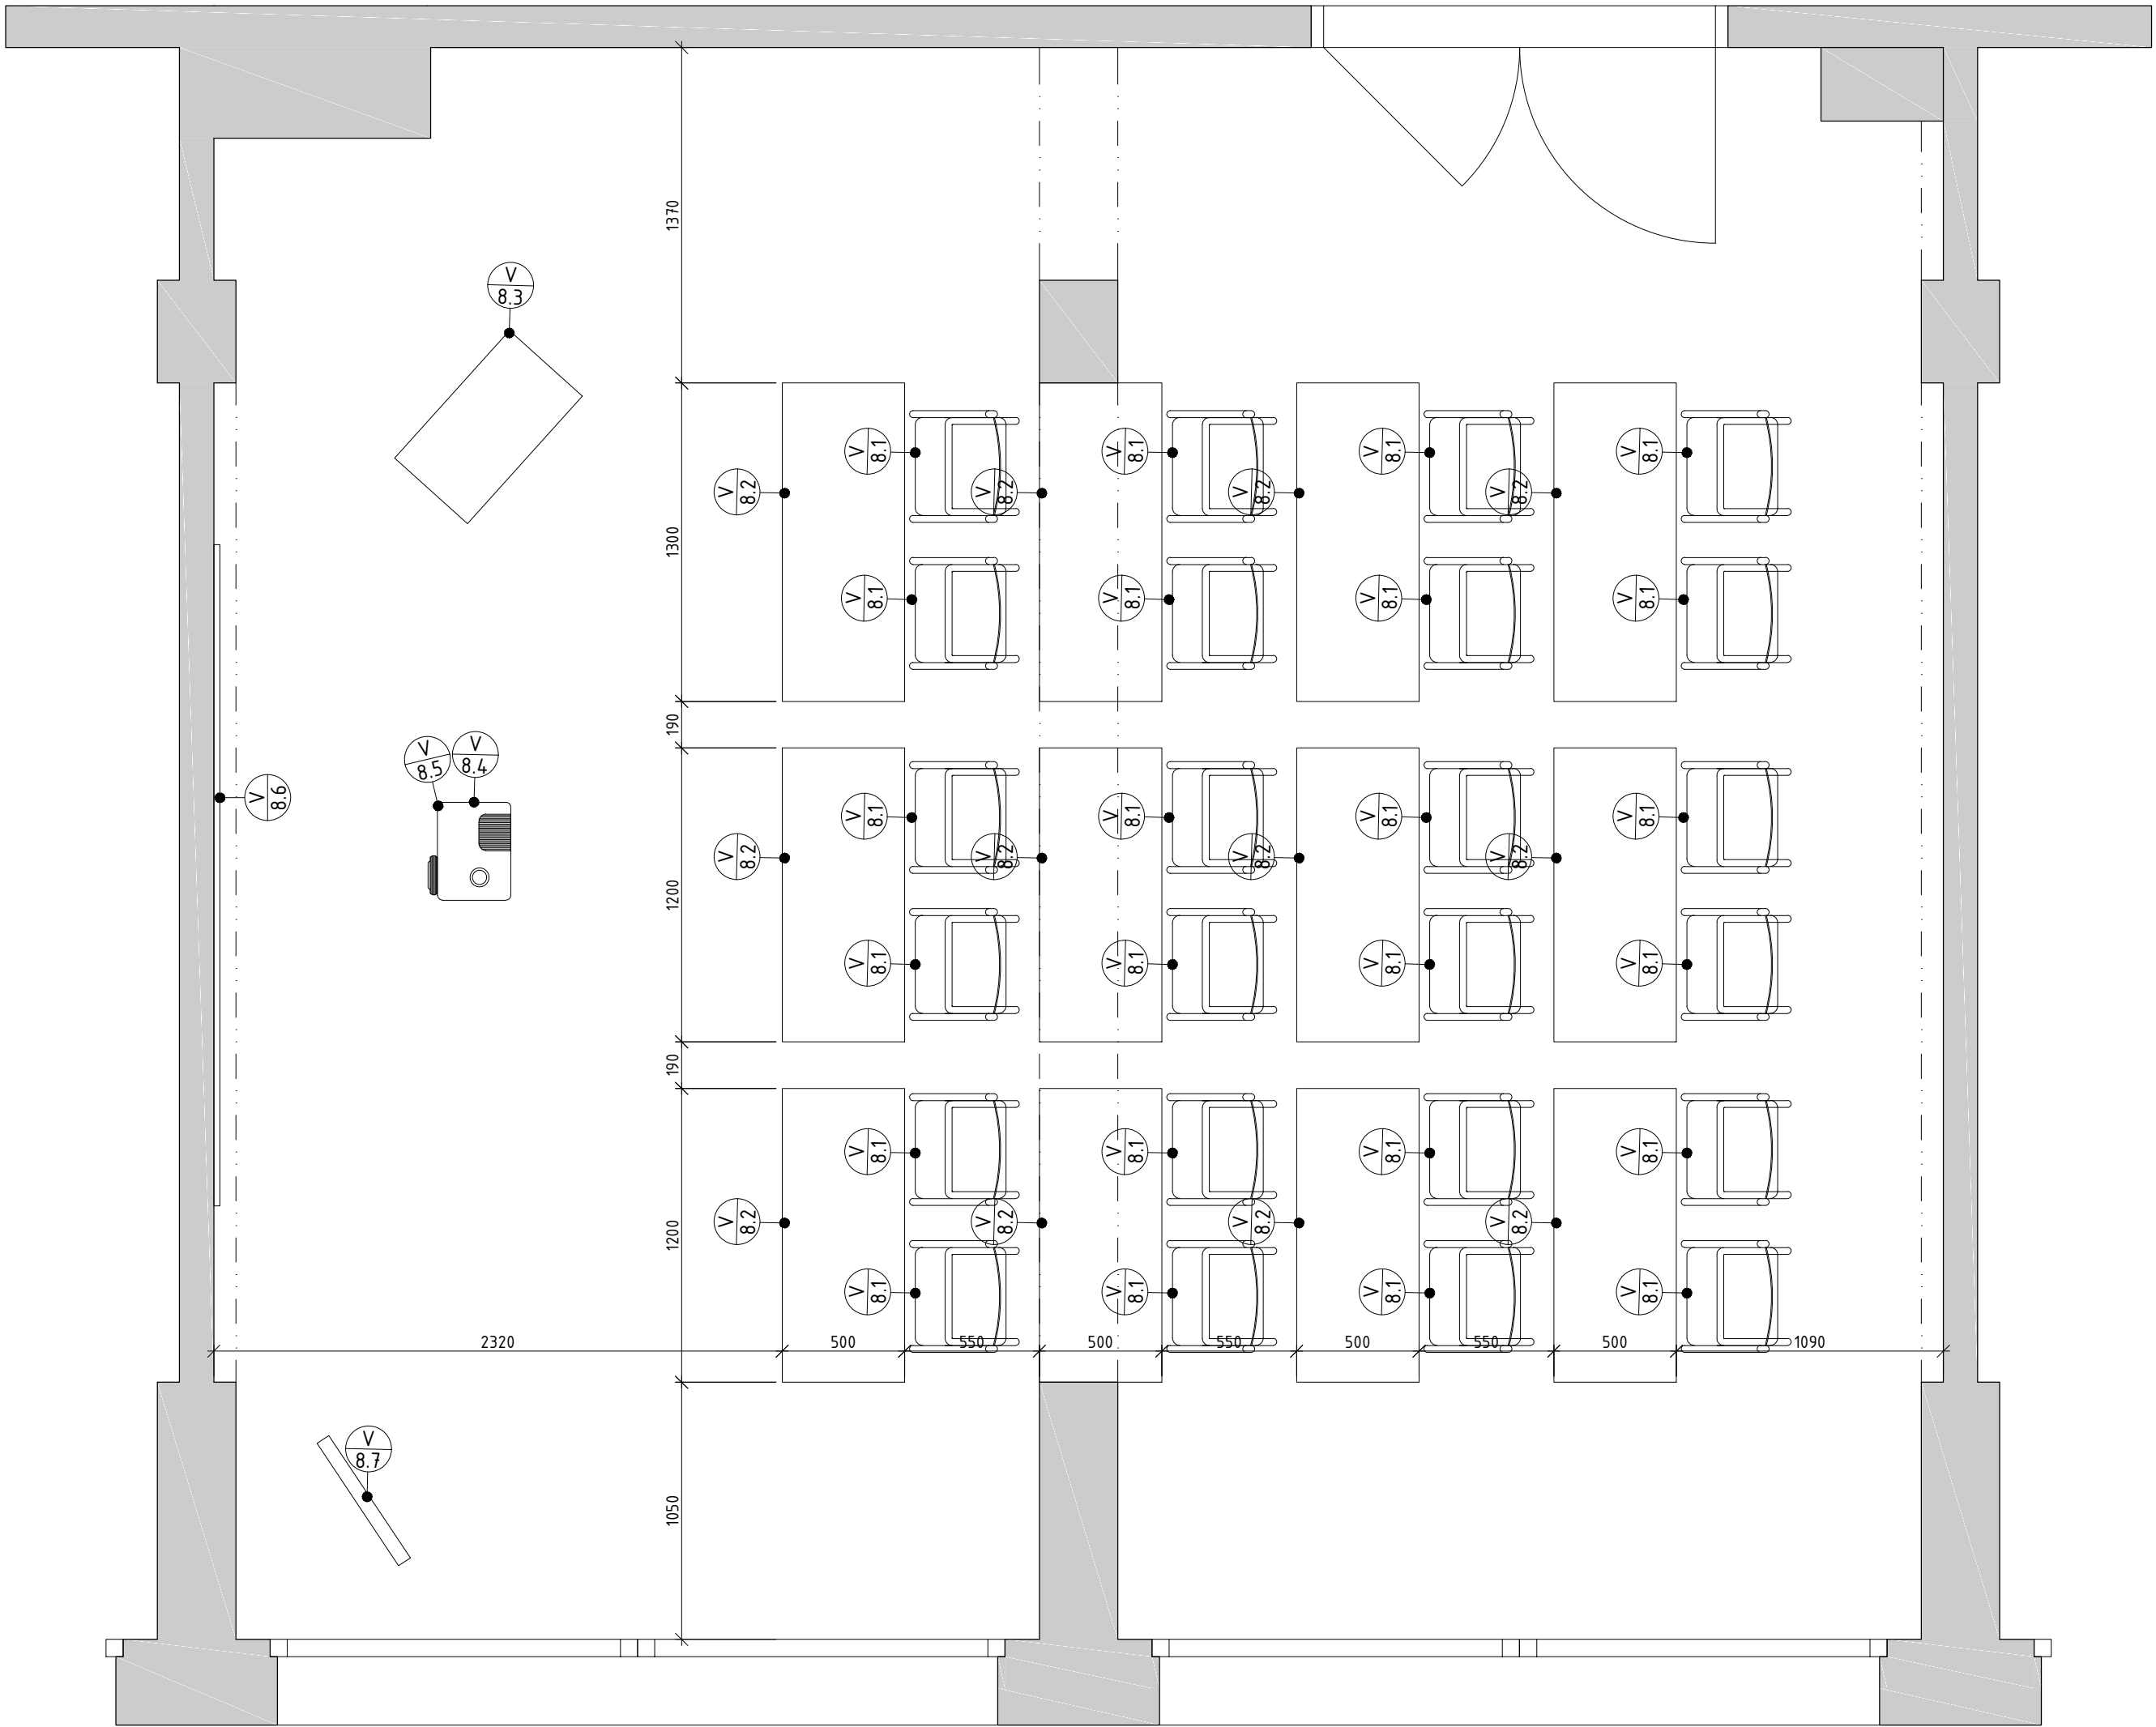

ZHOTOVITEL: Boa Construction s.r.o. Rybná 716/24, Staré Město, 110 00 Praha 1 IČ:4.779398, tel: +420 603794388		AKCE: Rekonstrukce objektu koleje G ČZU Kamýcká 1281 165 21 Praha 6 – Suchdol	
ZHOTOVITEL ČÁSTI: Boa Construction s.r.o. Rybná 716/24, Staré Město, 110 00 Praha 1		INVESTOR: Česká zemědělská univerzita v Praze Kamýcká 129, 165 21 Praha 6 – Suchdol	
ZODPOVĚDNÁ OSOBA: Ing. Vít Řezáč		ZAK.Č. 20-301	STUPEŇ PD. PARÉ:
VYPRACOVAL: Ing. Vít Řezáč Ing. Michal Tomšů		DATUM: 30.4.2020	DVZ
ČÁST DOKUMENTACE: DETAILY		FORMÁT: 2xA4	ČÍSLO ČÁSTI: D.1.1.4.7
NÁZEV ČÁSTI: PŮDORYSNÉ SCHÉMA KONFERENCEČNÍ MÍSTNOST		MĚŘÍTKO: 1:25	ČÍSLO VÝKRESU: 53.