


1.NP – KOLEJ F
NEŘEŠENÉ PROSTORY

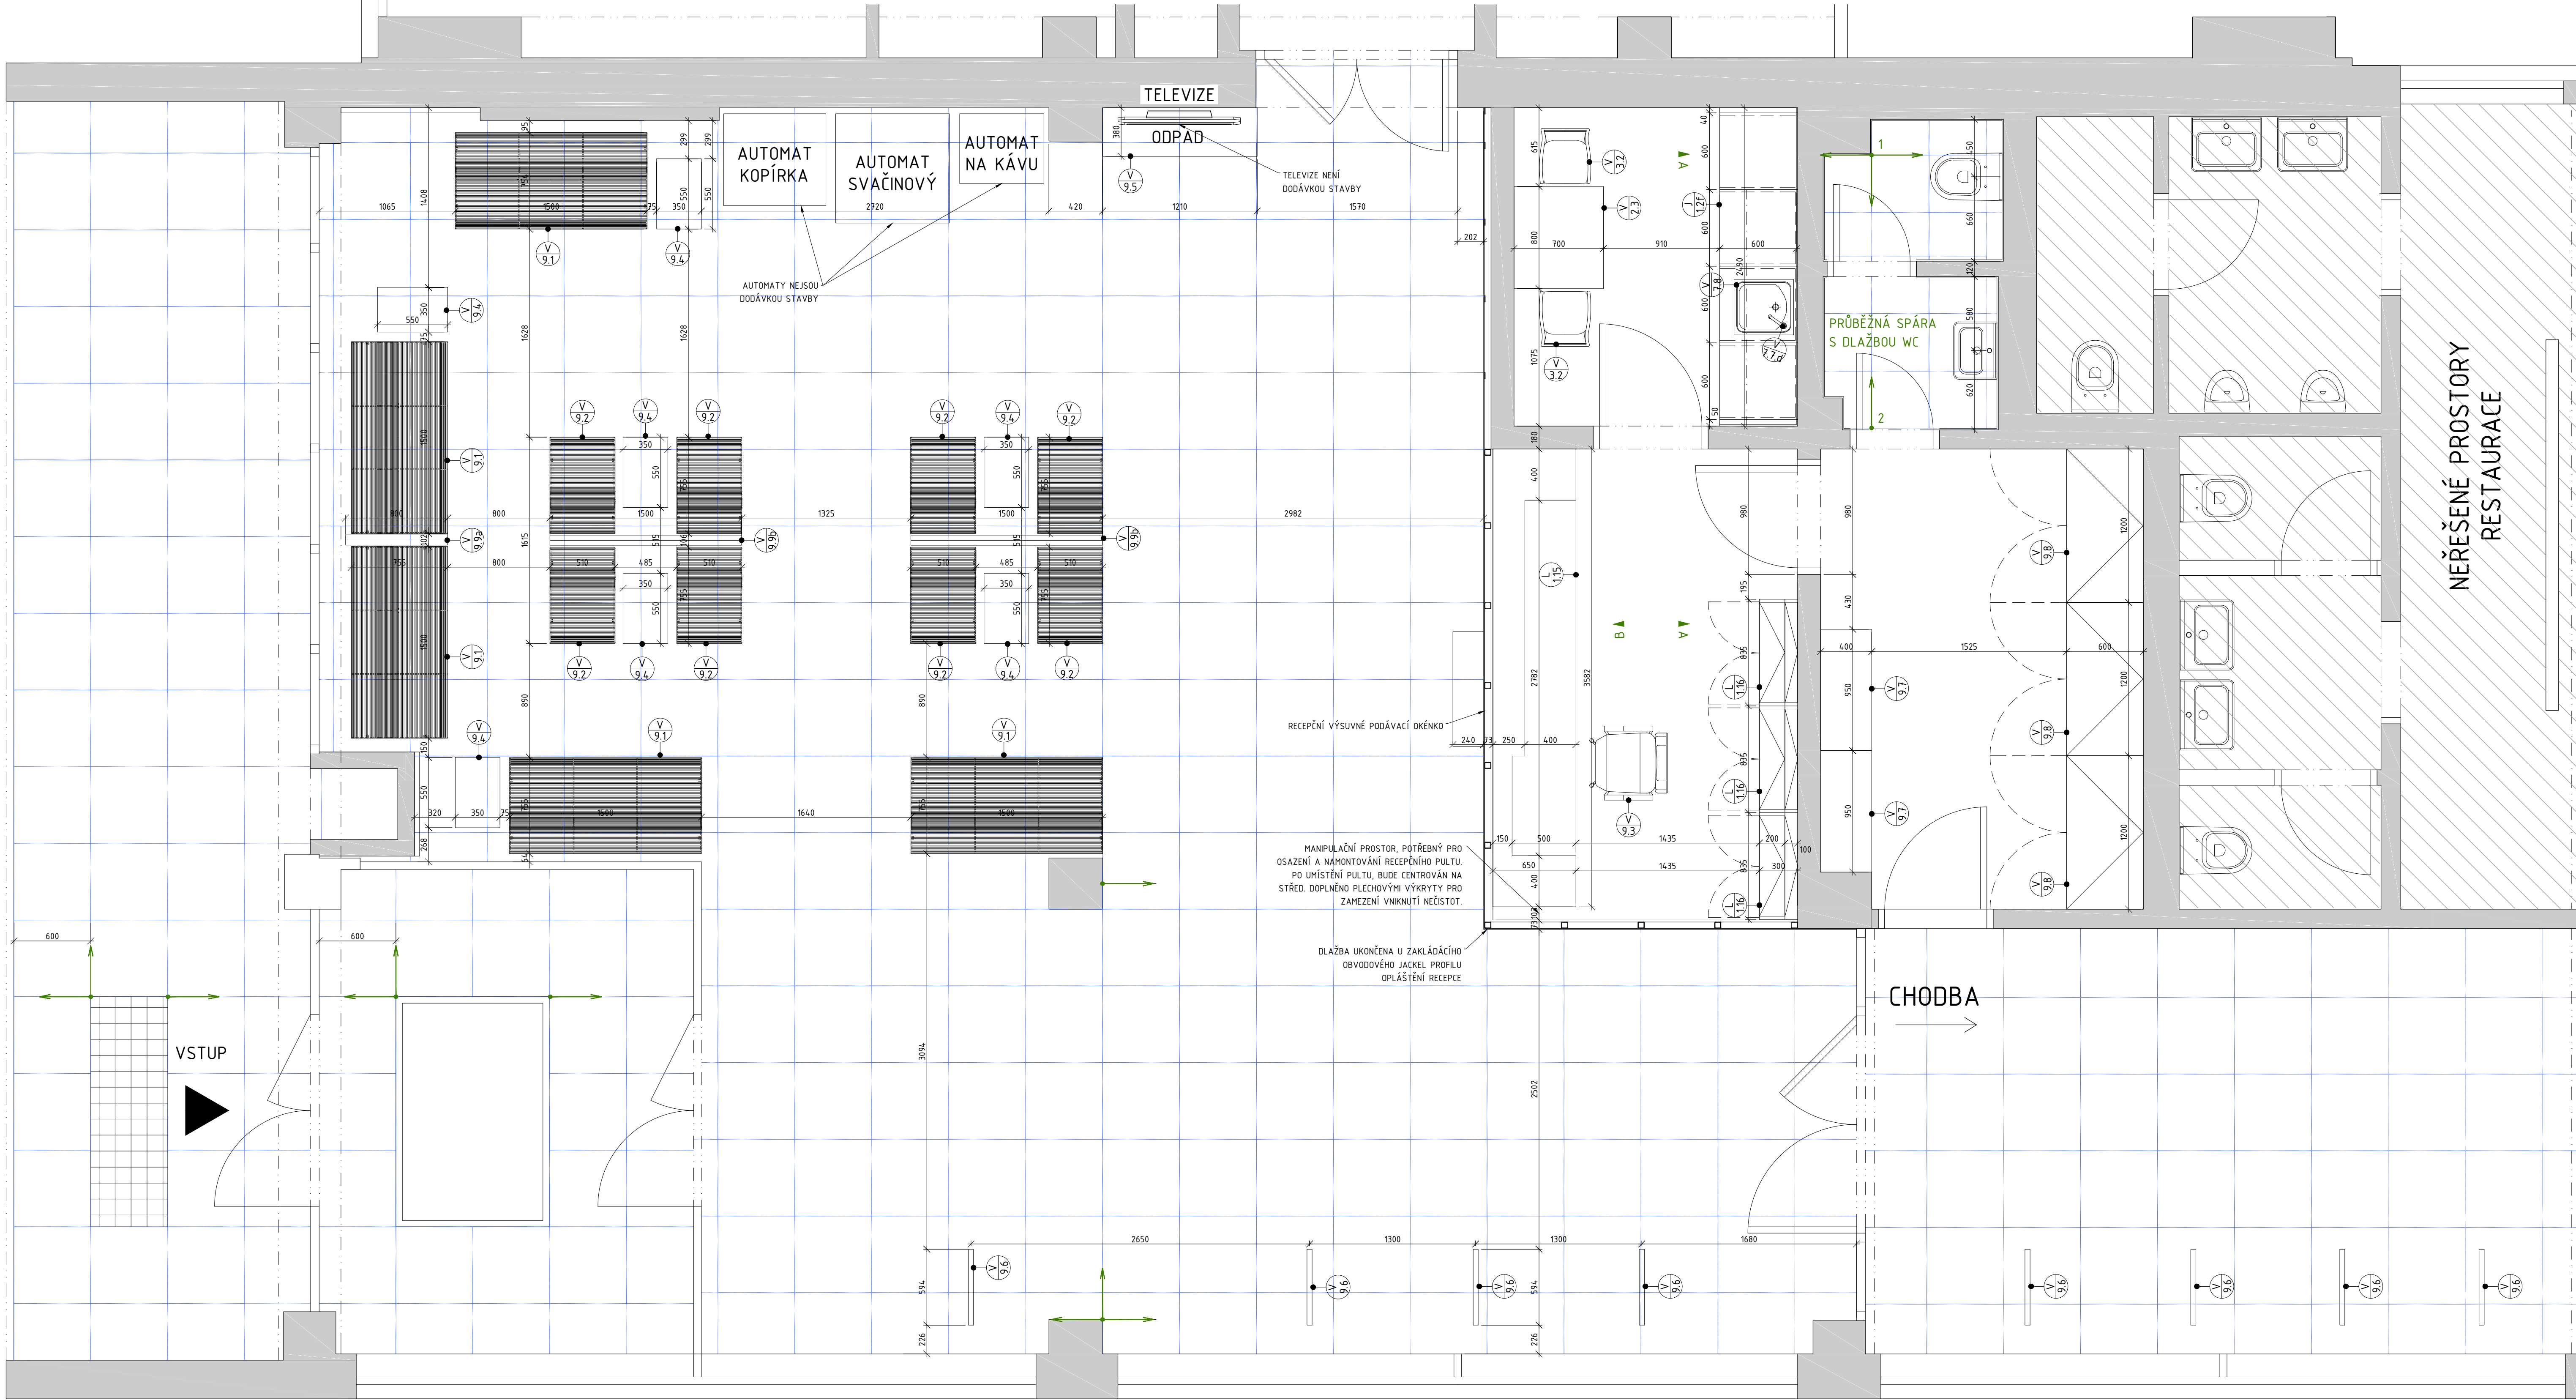

POZN: TABULKA MOBILIÁRE - ČÁST V 7. - SANITA, DOPLŇUJE ČÁST DOKUMENTACE D.1.4.A ZTI TAK, ŽE BLÍŽE SPECIFIKUJE A DEFINUJE SANITÁRNÍ VÝROBKÝ Z HLEDISKA VZHLEDU A DODRŽENÍ CELKOVÉHO KONCEPTU ARCHITEKTONICKÉHO NÁVRHU PROJEKTU. TÍMTO SPECIFIKACÍ JE DŮLEŽITÉ SE ŘÍDIT PŘI VÝBĚRU KONKRÉTNÍ SANITÁRY DODAVATELEM. VYKÁZÁNY JSOU ZDE POUZE URČITÉ VÝROBKÝ, KTERÉ DOPLŮJÍ ZBYLÉ STANDARDNÍ SANITÁRNÍ VÝROBKÝ V ČÁSTI D.1.4.A ZTI - ZDRAVOTECHNIKY.

DETAILNÍ SOUPIS A PŘESNÁ SPECIFIKACE ELEKTRO ZAŘÍZENÍ JE UVEDENO V SAMOSTATNÉ DOKUMENTACI D.1.4.F ELEKTRO SILNOPROUD

DETAILNÍ SOUPIS A PŘESNÁ SPECIFIKACE OTOPNÝCH TĚLES JE UVEDENO V SAMOSTATNÉ DOKUMENTACI D.1.4.d ELEKTRO VYTÁPĚNÍ

MIKROVLNNÁ TROUBA JE SOUČÁSTÍ KUCHYŇSKÉ LINKY

LEGENDA OZNAČENÍ A POPISŮ

- -POSTUP A SMĚR POKLÁDKY DLAŽBY/OBKLADE
- ▲ A -OZNAČENÍ POHLEDU
- J 1.1a -OZNAČENÍ TRuhlářských VÝROBKŮ (VIZ PŘÍLOHA D.1.1.4.4)
- L 01 -OZNAČENÍ ZÁMEČNICKÝCH VÝROBKŮ (VIZ PŘÍLOHA D.1.1.4.5)
- V 1.1 -OZNAČENÍ VYBAVENÍ (VIZ PŘÍLOHA D.1.1.4.6)

ZHOTOVITEL: Boa Construction s.r.o. Rybná 716/24, Staré Město, 110 00 Praha 1 IČ: 4779398, tel: +420 603794388 ZODPOVĚDNÁ OSOBA: Ing. Vít Řezáč		AKCE: Rekonstrukce objektu koleje G ČZU Kamýcká 1281 165 21 Praha 6 – Suchdol	
ZHOTOVITEL ČÁSTI: Boa Construction s.r.o. Rybná 716/24, Staré Město, 110 00 Praha 1 ZODPOVĚDNÁ OSOBA: Ing. Vít Řezáč VYPRACOVATEL: Ing. Michal Tomáš		INVESTOR: Česká zemědělská univerzita v Praze Kamýcká 129, 165 21 Praha 6 – Suchdol	
ČÁST DOKUMENTACE: DETAILY		ZAK.Č. 20-301 STUPEŇ PD. PARÉ	
NÁZEV ČÁSTI: PŮDORYSNÉ SCHÉMA VSTUPNÍ HALA		DATUM: 30.4.2020 DVZ	
		FORMÁT: 8x44 ČÍSLO ČÁSTI: D.1.1.4.7	
		MĚŘÍTKO: 1:25 ČÍSLO VÝKRESU: 55.	