


TABULKA MÍSTNOSTÍ		
Č.M.	NÁZEV	PLOCHA (m²)
S.01	SKLAD	11,33
S.01a	PŘEDSÍŇ	3,45
S.01b	KOUPELNA + WC	3,73
S.02a	MÍSTNOST UPS	20,66
S.02b	SKLAD	20,84
S.03	SKLAD	21,09
S.04	SCHODIŠTĚ	20,17
S.05	HLAVNÍ ROZVODNA EL.	21,11
S.06	MĚŘENÍ SPOTŘEBY EL. ENERGIE	21,02
S.07	STROJOVNA ŠEDÉ VODY	43,32
S.08	SKLAD	42,77
S.09	SKLAD	42,89
S.10	SKLAD ÚKLIDU	12,40
S.10a	PŘEDSÍŇ	2,60
S.10b	ÚKLID	4,08
S.11	TECHNOLOGIE SHZ	56,68
S.12	NEOBSAŽENO	0,00
S.13	SKLAD	14,63
S.14	SKLAD	21,05
S.15	SKLAD	21,10
S.16	SKLAD	13,56
S.16a	PŘEDSÍŇ	2,37
S.16b	KOUPELNA + WC	3,16
S.17	PRÁDELNA	18,82
S.18	NEOBSAŽENO	0,00
S.19	SKLAD UBYTOVACÍCH JEDNOTEK	86,16
S.20	SKLAD	20,67
S.21	OHŘEV TUV	41,55
S.22	PLYNOVÁ KOTELNA	36,63
S.23	VÝTAHOVÁ ŠACHTA STÁVAJÍCÍ	1,94
S.24	SKLAD	2,32
S.25	CHODBA	64,02
S.26	CHODBA	25,90
S.27	VÝTAHOVÁ ŠACHTA NOVÁ	5,54
CELKEM		727,56

Chlazení UPS v 1.PP

Nástěnná jednotka - chladicí výkon 3,5 kW
Příkon: 0,94 kW/230V (venkovní j.)
Ovládání: termostat (ovladač dálkový)
Provoz: -15°C - +48°C

Převýšení 21 m !
Odvod kondezátu

LEGENDA :

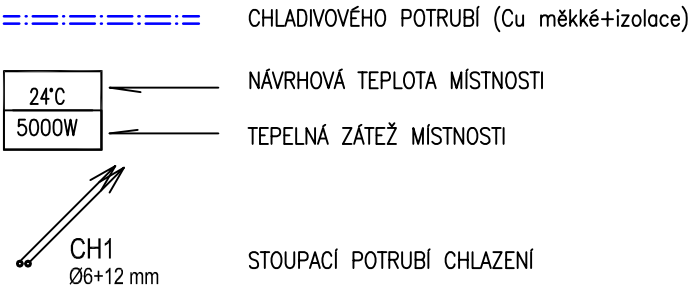

ZHOTOVITEL: **Boa Construction s.r.o.**
Rybná 716/24, Staré Město, 110 00 Praha 1
IČ:4779398, tel: +420 603794388
ZODPOVĚDNÁ OSOBA: Ing. Vít Řezáč

ZHOTOVITEL ČÁSTI: **Boa Construction s.r.o.**
Rybná 716/24, Staré Město, 110 00 Praha 1
ZODPOVĚDNÁ OSOBA: Ing. Tomáš Ferenc
VYPRACOVAL: Ing. Tomáš Ferenc

ČÁST DOKUMENTACE: **CHLAZENÍ**

NÁZEV ČÁSTI: **PŮDORYS 1.NP**

AKCE: **Rekonstrukce objektu koleje G ČZU**
Kamýcká 1281
165 21 Praha 6 - Suchdol

INVESTOR: **Česká zemědělská univerzita v Praze**
Kamýcká 129, 165 21 Praha 6 - Suchdol

ZAK.Č. 20-301 STUPEŇ PD: PARÉ:

DATUM: 30.4.2020 DVZ

FORMÁT: 2A4 ČÍSLO ČÁSTI: D.14.e.

MĚŘÍTKO: 1:75 ČÍSLO VÝKRESU: 2.