


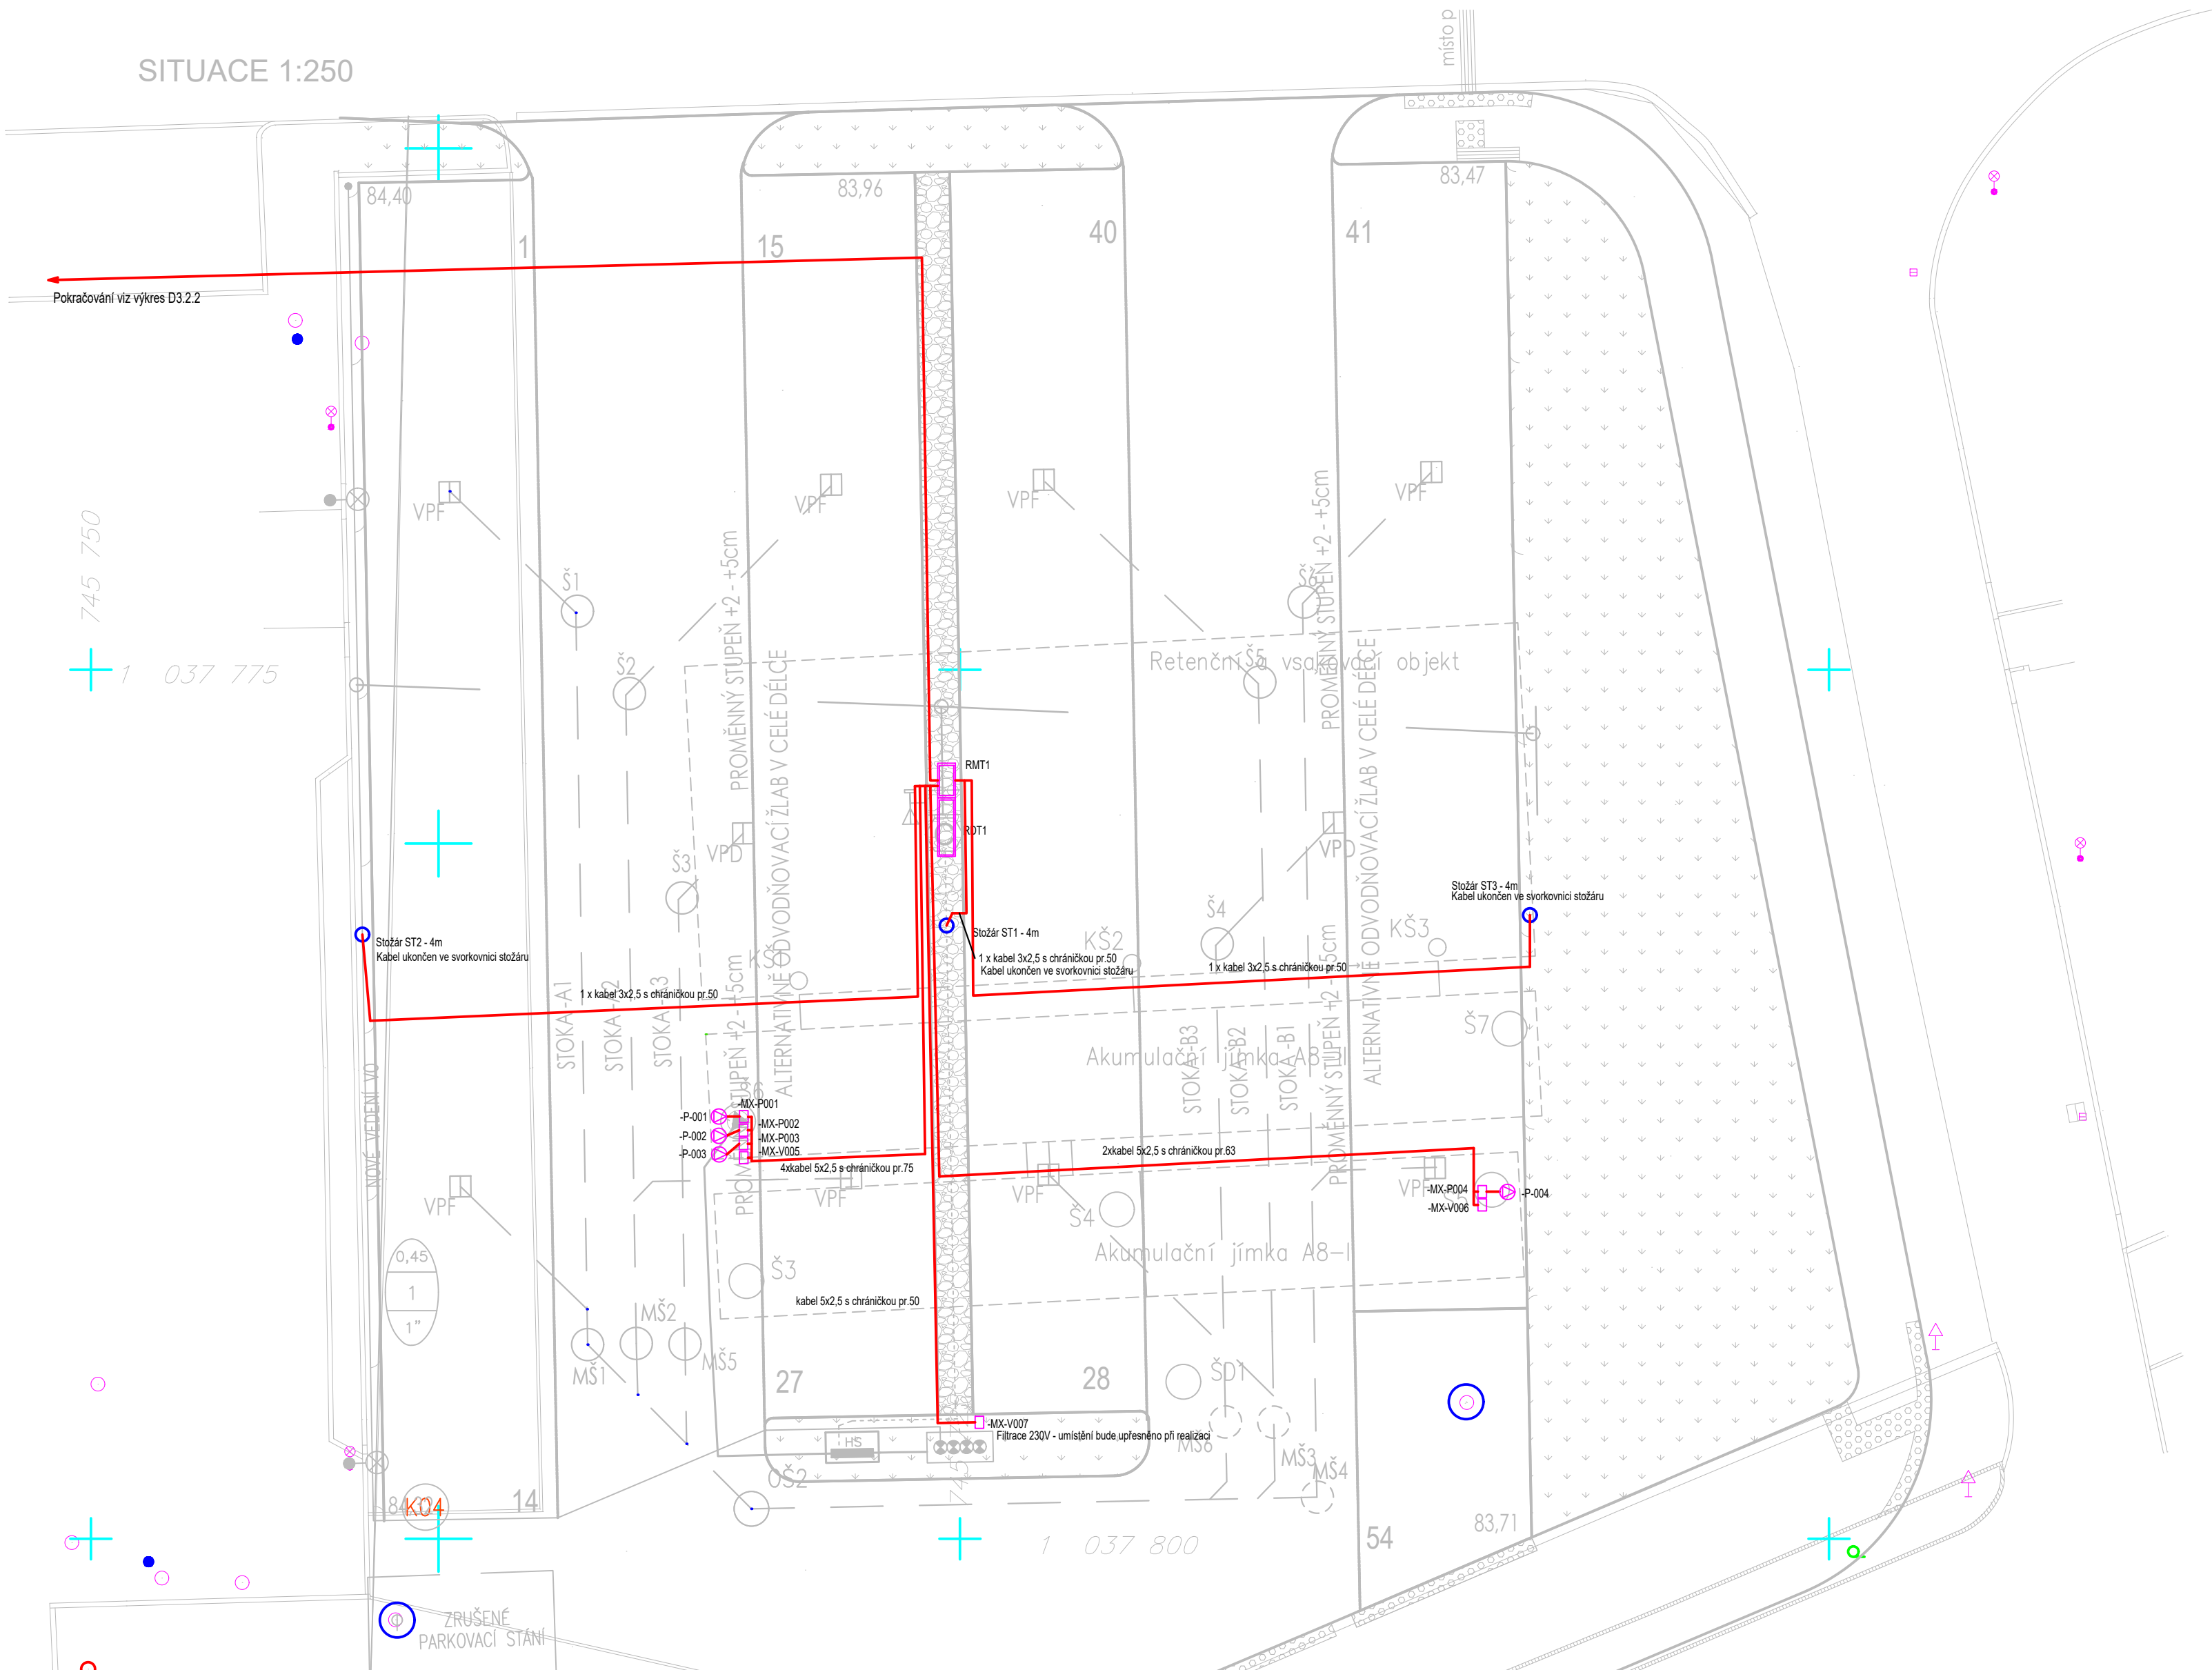

SITUACE 1:250



LEGENDA

- Zásuvková skříň
- Svorkovnicová skříň
- Rozvaděč
- Kabelová trasa MaR
- Kabelová trasa elektro
- Doplnění kabelové trasy
- Vývod 1f
- Vývod 3f
- Zásuvka 230V 16A
- Zásuvka 400V 32A
- Termostat venkovní IP 44
- Čerpadlo

 ElMMur			 Česká zemědělská univerzita v Praze		
AKCE Stavební úpravy parkoviště P13 včetně pokusných vsakovacích ploch					CÍSLO PŘÍLOHY D.3.2.3
HLAVNÍ ING. PROJEKTU Ing. Martin Vlk		KATASTR	ČÁST SO 3 - Elektro silnoporud		CÍSLO SOUPRAVY
ODPOVĚDNÝ PROJEKTANT Jiří Urbánek		STUPEŇ DVZ/DPS			
PROJEKTANT Jiří Urbánek		SOUŘ. SYSTÉM JTSK/BALT	DATUM 09/2024	PŘÍLOHA Půdorys silnoproud parkoviště	
KRESLIL		MĚŘÍTKO 1:100	VARIANTA		
ZAMĚŘIL		POČET FORMÁTŮ	CÍSLO ZAKÁZKY		