



LEGENDA VZT

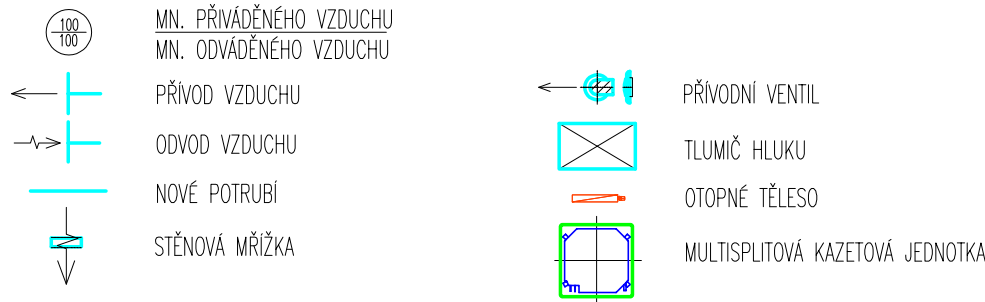

- POZNÁMKA:
- VEŠKERÁ STROJNÍ ZAŘÍZENÍ PRUŽNĚ ULOŽENA.
 - PRO ROZVODY VZT POUŽITO POZINKOVANÉ POTRUBÍ.
 - KÓTOVÁN VNITŘNÍ ROZMĚR POTRUBÍ.
 - POLOHA INSTALACÍ V PŮDORYSECH A ŠACHTÁCH JE POUZE ORIENTAČNÍ.
 - PRO MONTÁŽ INSTALACÍ SE PŘEDPOKLÁDÁ POUŽITÍ TYPOVÝCH ZÁVĚSOVÝCH SYSTÉMŮ S POUŽITÍM ZÁVITOVÝCH TYČÍ A KOVOVÝCH HMOŽDINEK.
 - MÍSTNOSTI, KDE NENÍ NAZNAČEN PŘÍVOD A ODVOD VZDUCHU JSOU VĚTRÁNY PŘÍROZENĚ OKNY.
 - NEDÍLNOU SOUČÁSTÍ VÝKRESOVÉ DOKUMENTACE JE TECHNICKÁ ZPRÁVA.

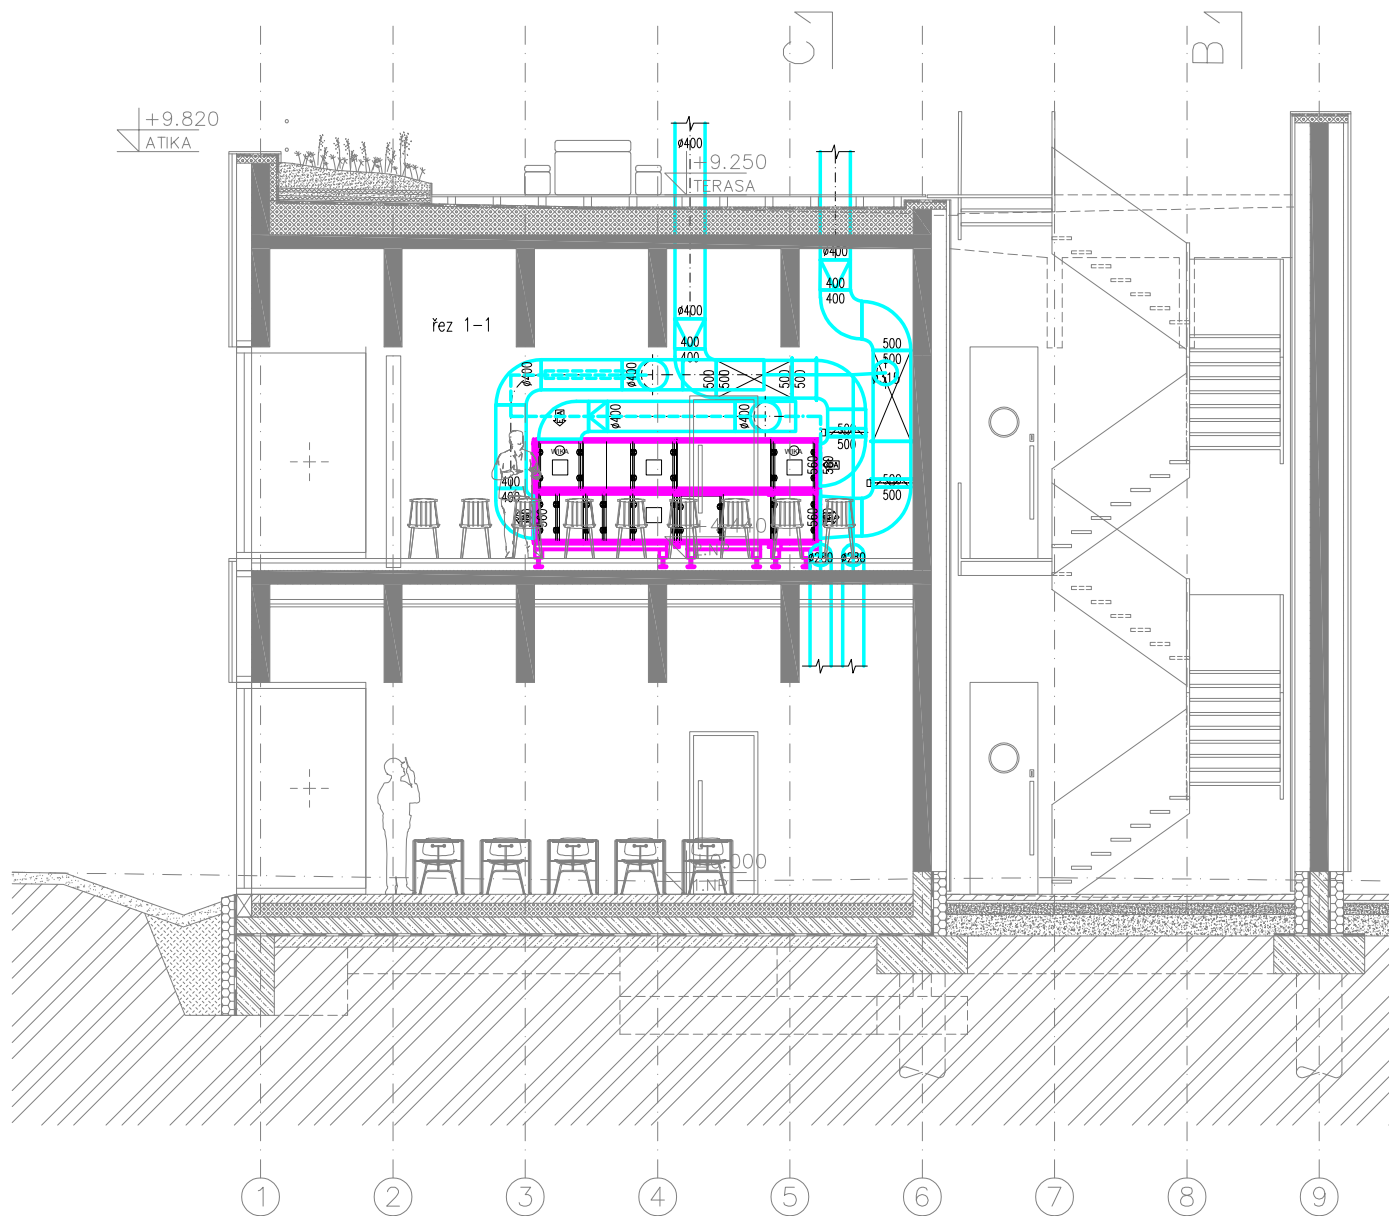

akce
Česká zemědělská univerzita
Fakulta lesnická a dřevařská
Výukový pavilon Lesovna

investor ČZU v Praze, Kamýcká 129, 165 00 Praha ? Suchdol
místo Areál ČZU – pozemek p.č. 1627/1, k.ú.Suchdol
stupeň Dokumentace pro povolení stavby



generální projektant autorizace
část VZT + UTCH D.1.5
zpracovatel části Petlach TZB s.r.o.
zodpovědný projektant Ing. Jiří Petlach
vypracoval Bc. Barbora Říhová
obsah

ŘEZ A-A

číslo 05
datum 06/2024 formát 2x A4
měřítko 1:100 paré