


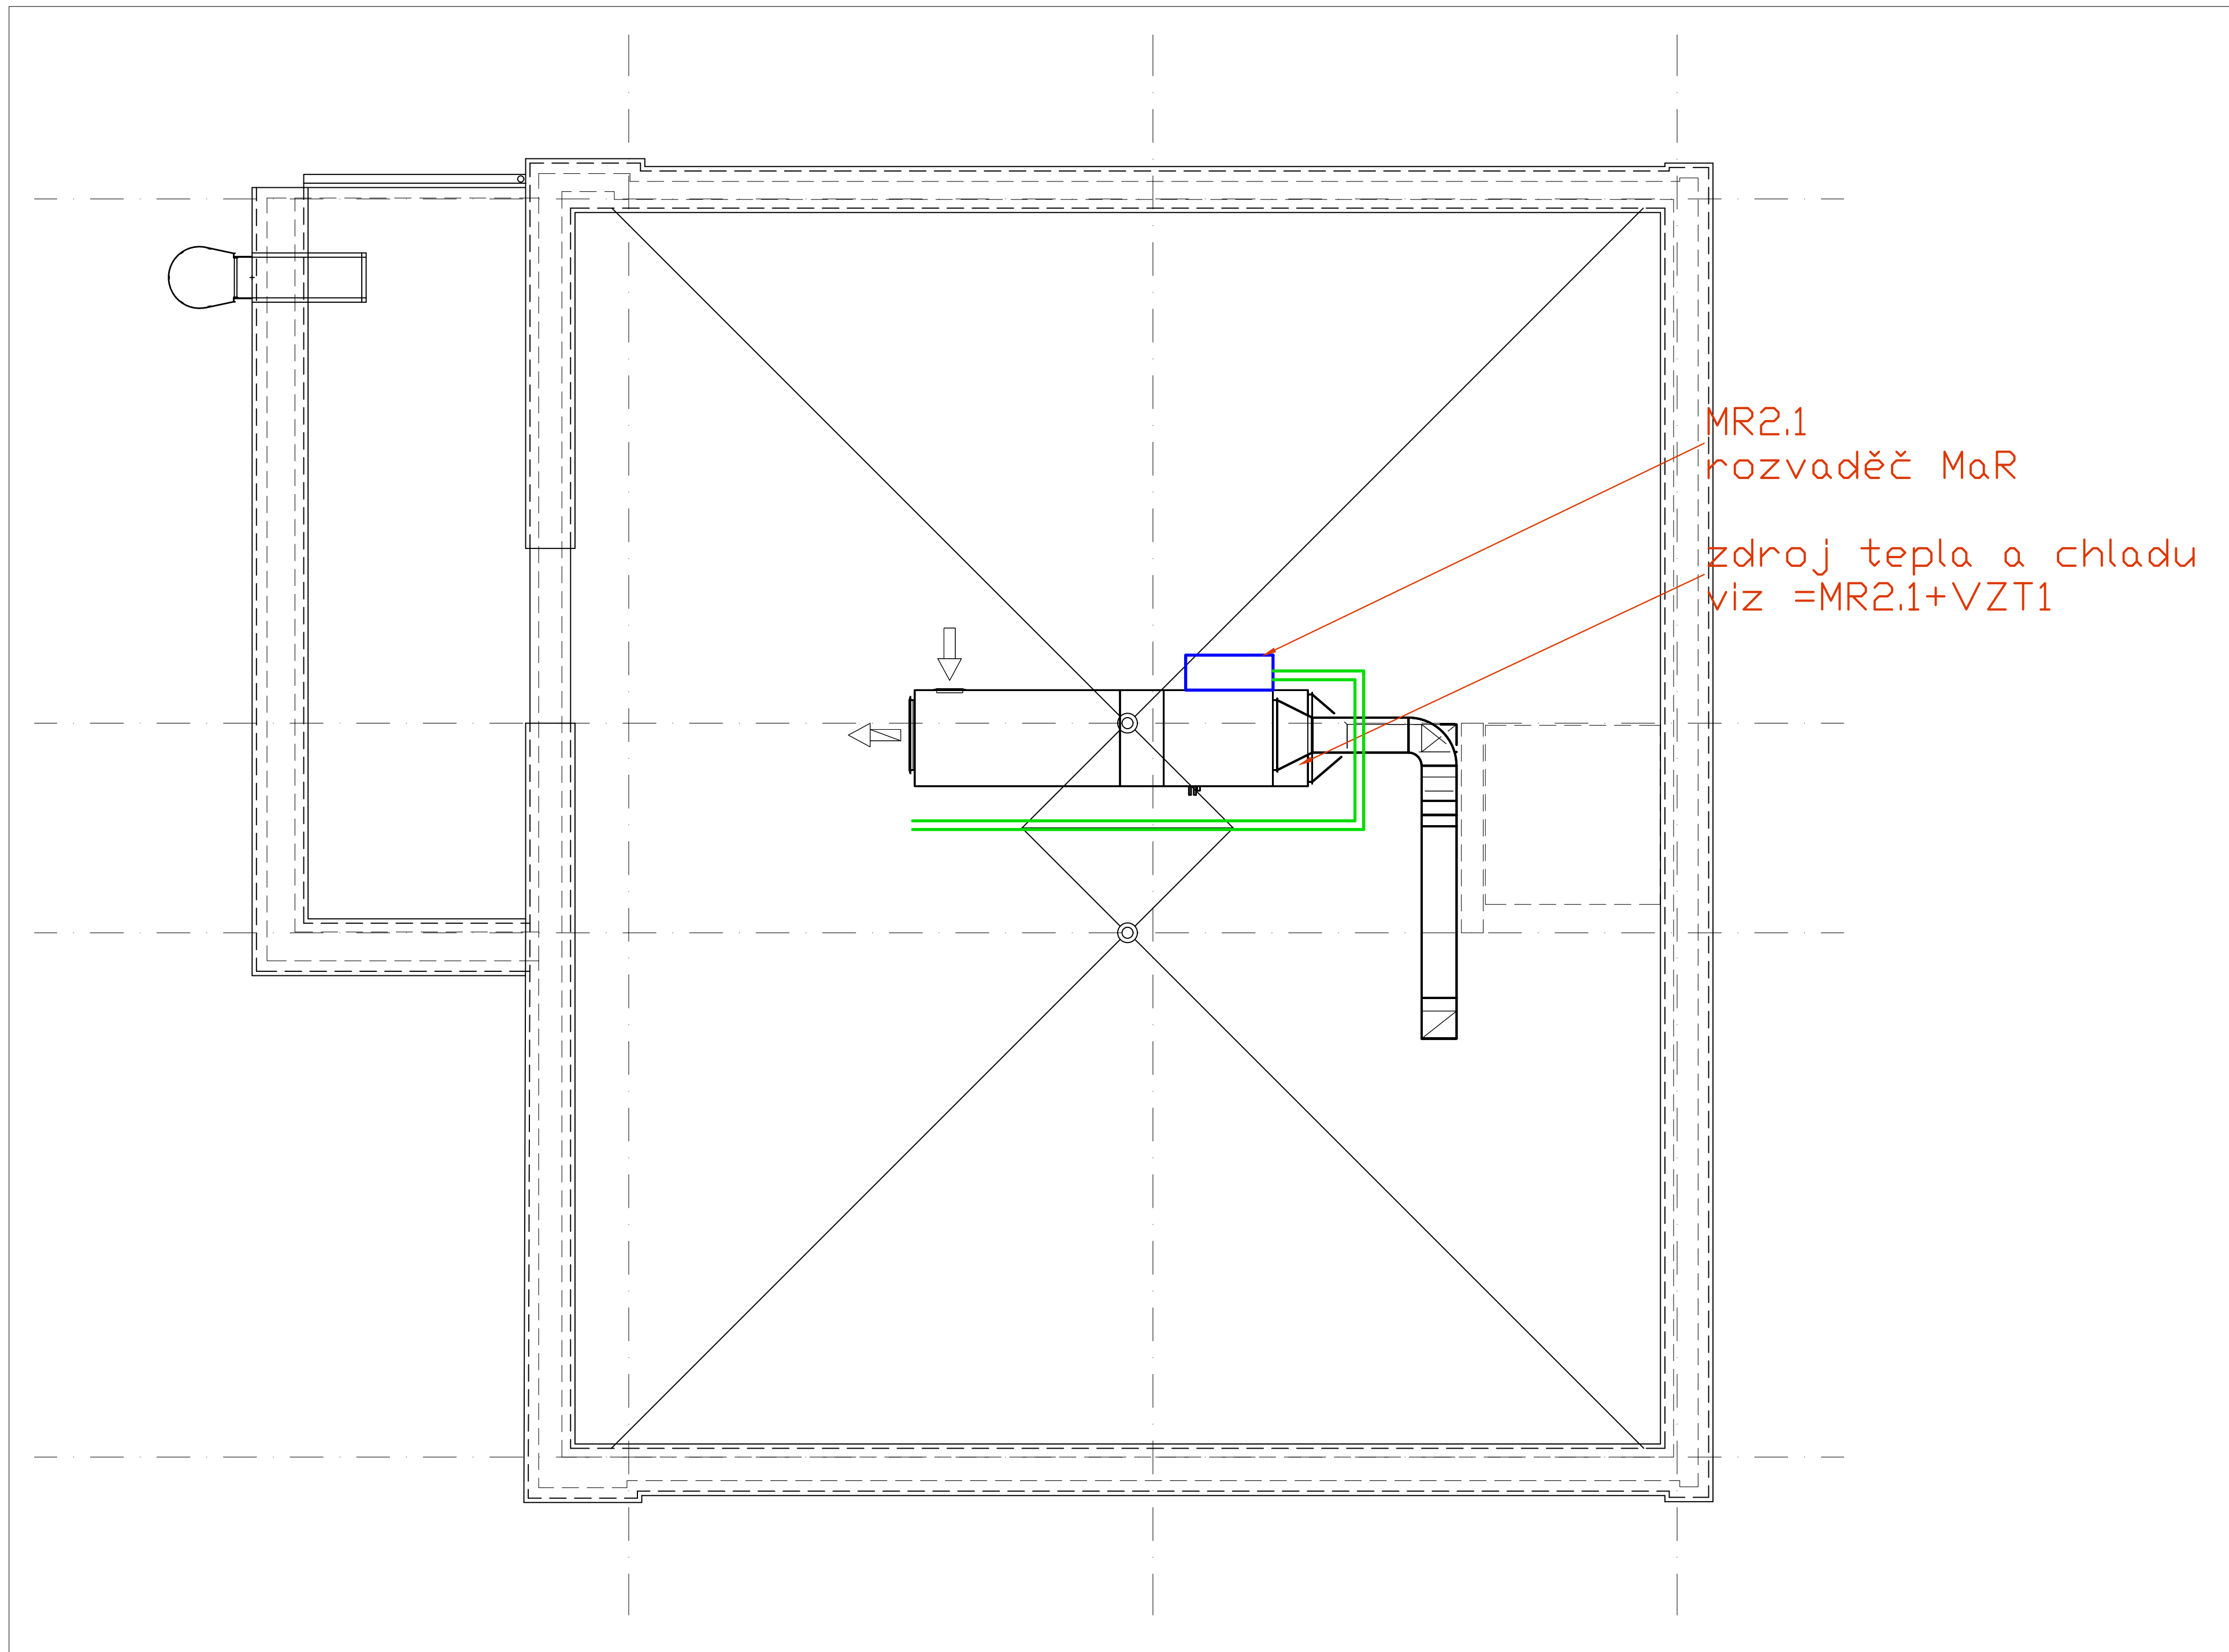

Soubor: D:\Podklady\2021\CD\Map\01.4.7.b-02\_SIR ; uložení: 2024-06-17 07:54; 01.4.7.b-03



Legenda MaR:

- rozvaděč MaR
- kabelová trasa
- IRC regulátor s komunikací BacNet/IP
- prostorový přístroj KNX
- prostorový přístroj KNX, čidlo CO<sup>2</sup>
- Měřič Mbus
- Elektrotermické hlavice

5				
4				
3				
2				
1				
Revize	Datum	Obsah výkresu / popis změn		Vypracoval
Souřadnicový systém: JTSK				
Objednatel:		Zpracovatel:		Zpracované číslo:
 Česká zemědělská univerzita v Praze		 INŽENÝRSKÁ A PROJEKTOVÁ KANCELÁŘ SPOL. S R. O. JESENIOVA 1190/52, 130 00 PRAHA 3		Paré
Místo stavby: Praha – Suchbát		SDO objednatel:		Architekt Ing. arch. T. Med
Název díla: Česká zemědělská univerzita v Praze		Zodp. projektant Jan Raso		
Úprava prostor pro Centrum poradenských služeb se zaměřením na studenty se specifickými potřebami (Rekonstrukce pavilonu údržby) Dokumentace pro výběr zhotovitele		Vypracoval Jan Raso		
		Kontrola –		
		HP Ing. R. Šembera		
Příloha: Měření a regulace Půdorys střechy		Měřítko: 1:50		Datum: 06/2024
		Formát: Bx A4		
		Číslo zakázky: PCI 2618–23		
		Číslo přílohy: D.1.4.7.b–03		Stupeň: DVZ
				Změna: 0

soubor: D:\Podklady\2021\CD\Map\01.4.7.b-02\_SIR ; tisk: 2024-06-17 07:54; 01.4.7.b-03