


ŘEZ C-C

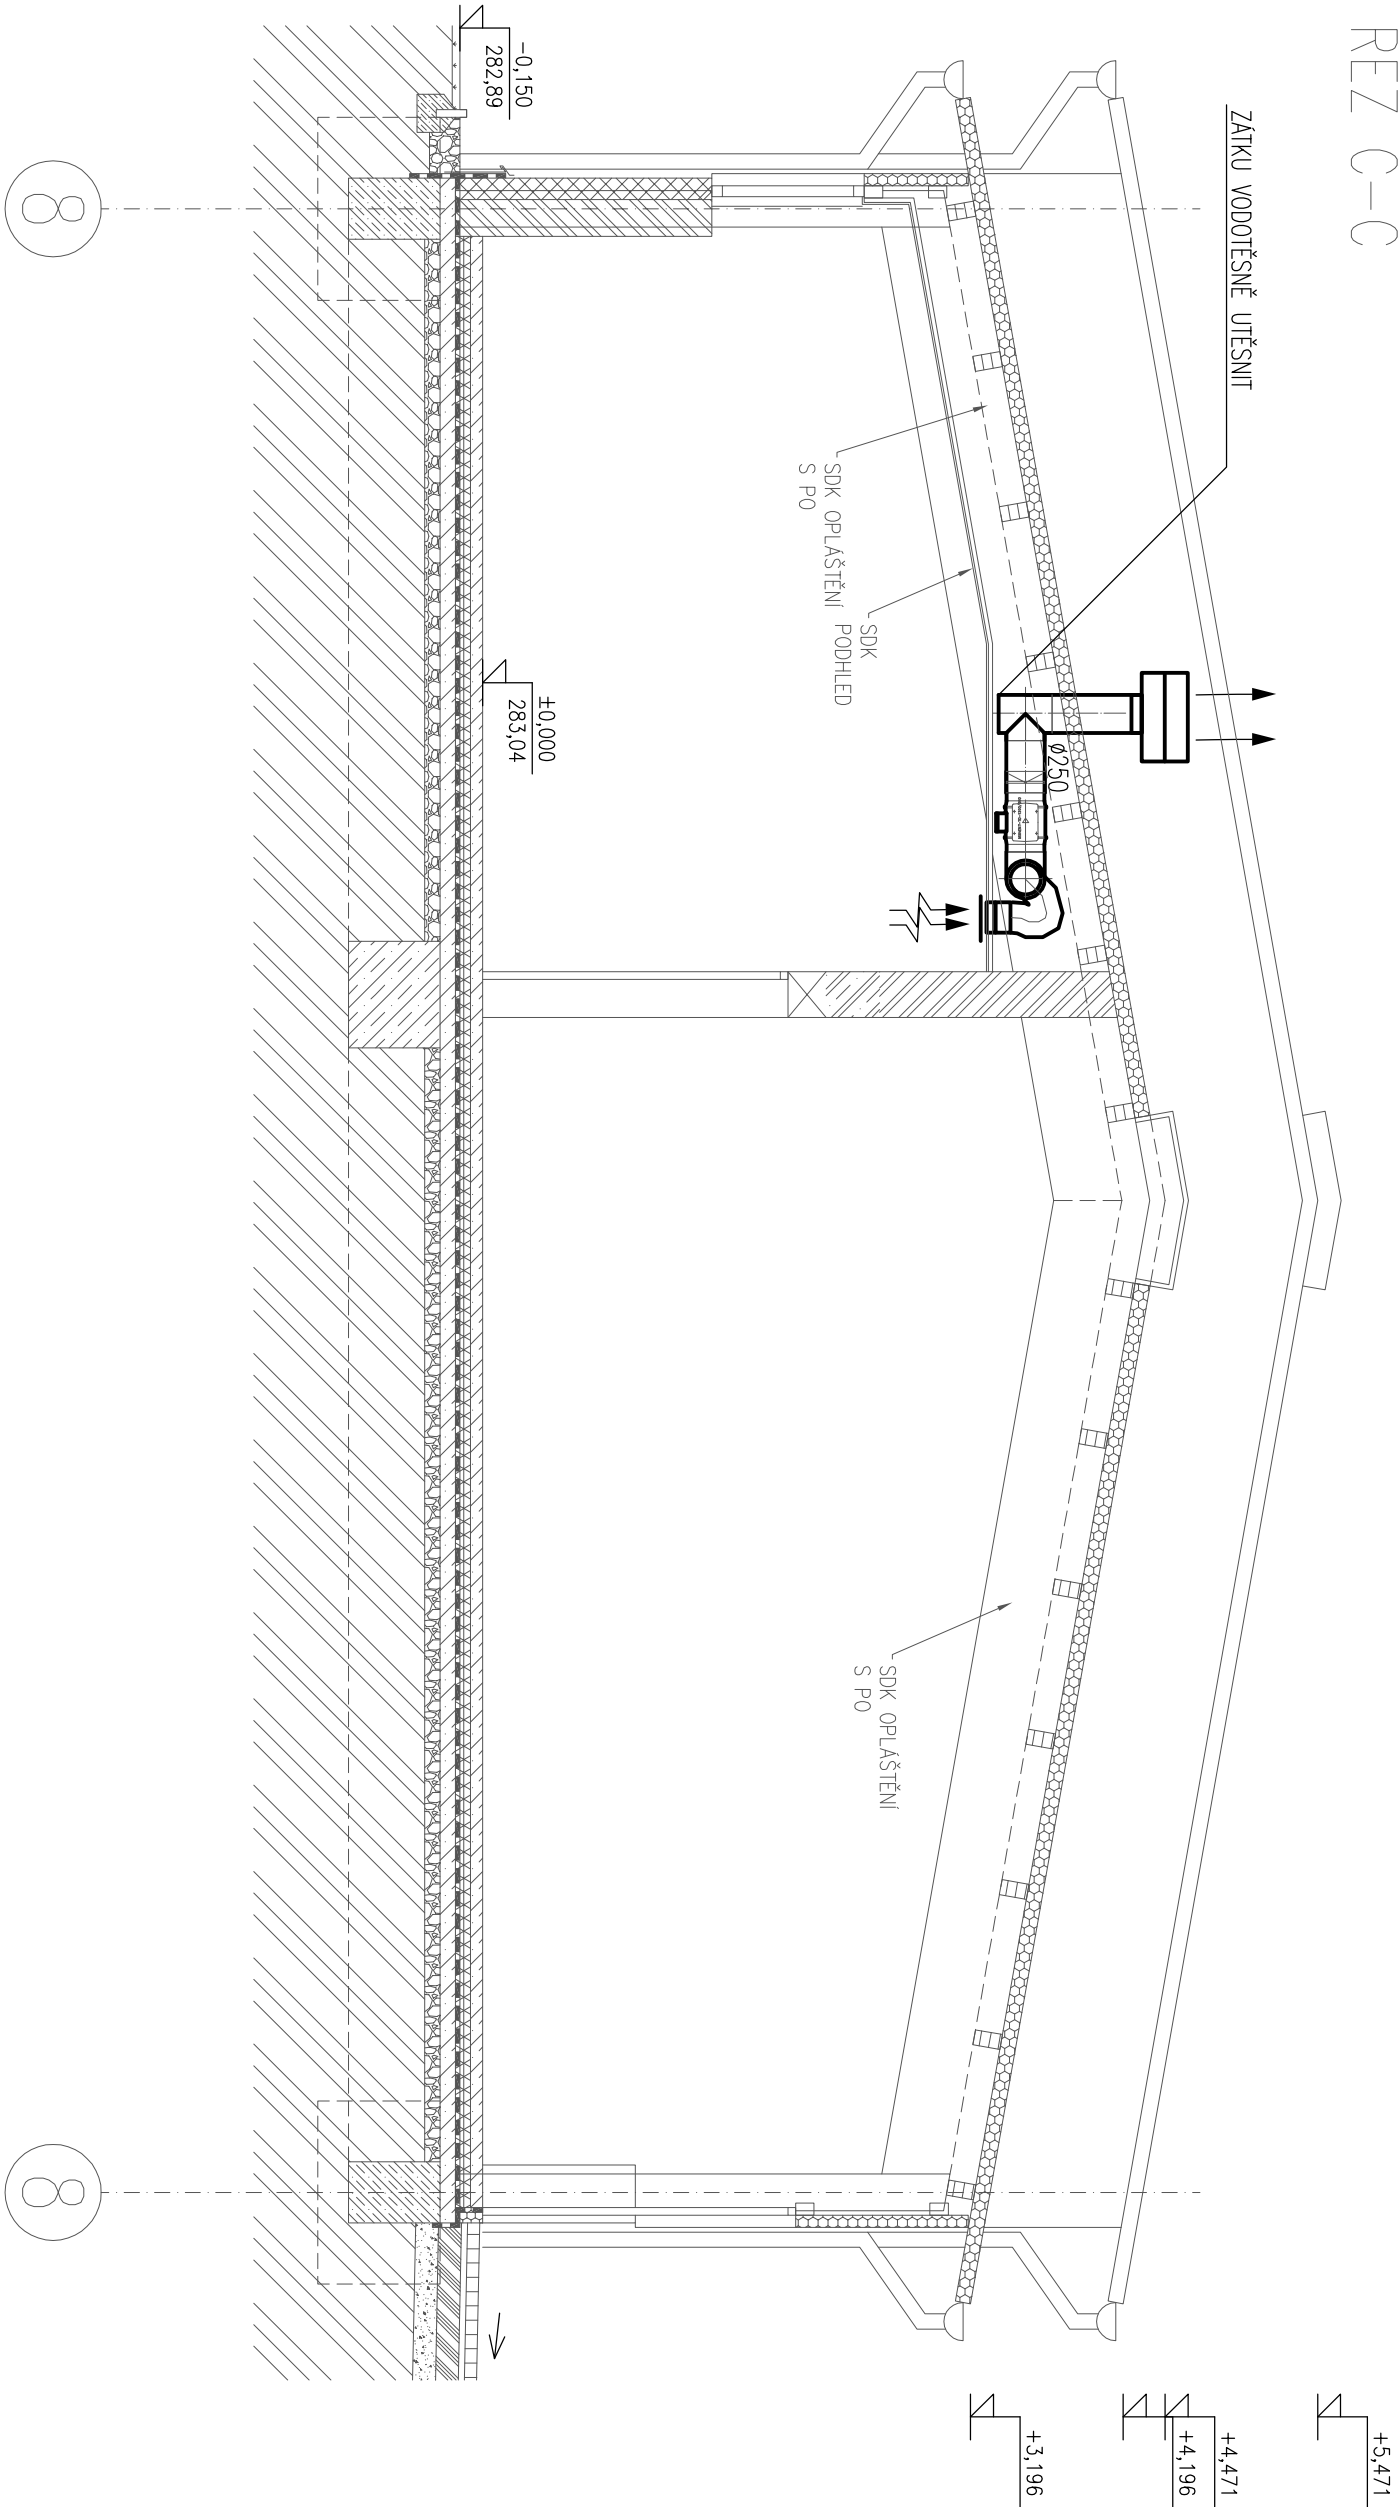

±0 = +283,04 (BPV)

Tato dokumentace je duševním

vlastnictvím ABCD Studio, s.r.o.

AUTORIZACE:

Č. ZAKÁZKY: 19-008
PARÉ:
DATUM: 20/05/2019

MĚŘÍTKO: 1:50

FORMÁT: 2x44

GENERÁLNÍ PROJEKTANT:



Ing. Pavel HROCH	ABCD Studio, s.r.o., Paříkova 910/11a
190 00 Praha 9, Tel: +420 606 475 474	

ZODPOVĚDNÁ OSOBA GP:	ABCD Studio, s.r.o., Paříkova 910/11a
Ing. Pavel HROCH	190 00 Praha 9, Tel: +420 606 475 474

VEDOUcí PROJEKTANT ČÁSTI:	ABCD Studio, s.r.o., Paříkova 910/11a
Ing. Tomáš FERENC	190 00 Praha 9, Tel: +420 606 475 474

VYPRACOVAL:	ABCD Studio, s.r.o., Paříkova 910/11a
Ing. Tomáš FERENC	190 00 Praha 9, Tel: +420 606 475 474

INVESTOR: ČESKÁ ZEMĚDĚLSKÁ UNIVERZITA V PRAZE
Kamýcká 129, 165 21 Praha 6 - Suchbátův

STUPEŇ:

DOKUMENTACE PRO VÝBĚR ZHOTOVITELE

STAVBA:

PŘESTAVBA ZÁZEMÍ PROVOZNIHO ZAHRADNICTVÍ
FAPRZ A FŽP, KAMÝČKA 126 - PRAHA 6 SUCHDOL

ČÁST DOKUMENTACE:

VZDUCHOTECHNIKA

NÁZEV VÝKRESU:

ŘEZ C-C'

REVIZE Č.: ...

DATUM:

.../.../.....

POHIS: ...

Č. ČÁSTI:

D.1.4c

Č. VÝKRESU:

3.