

Legenda:	
	rozpojovací skříň
	kabelová trasa slaboproud
	kabelová trasa silnoproud

Pozn.

– VŠECHNY POUŽITÉ MATERIÁLY MUSÍ ODOVÍDAT ČESKÝM NORMÁM A STANDARDŮM JAKO I TECHNOLOGICKÝM, BEZPEČNOSTNÍM, HYGIENICKÝM A POŽÁRNÍM PŘEDPISŮM.

– NA STAVBĚ MUSÍ BÝT VŽDY DODRŽOVÁNY VŠECHNY PRACOVNÍ, TECHNOLOGICKÉ A TECHNICKÉ POSTUPY A DOPORUČENÍ VÝROBČŮ

JEDNOTLIVÝCH SYSTÉMŮ DLE ČSN A SOUVISEJÍCÍCH PŘEDPISŮ. PŘI PROVÁDĚNÍ PRACÍ NUTNO DODRŽOVAT BEZPEČNOST A OCHRANU ZDRAVÍ.

– PROSTOROVÉ USPOŘÁDÁNÍ INSTALACÍ JE DODAVATEL POVINEN OVĚRIT PŘED ZAPOČETÍM REALIZACE NA STAVBĚ, PŘÍPADNĚ ZMĚNY MUSÍ BÝT ODSOUHLASENY PROJEKTANTEM A INVESTOŘEM.


– PŘÍPADNĚ ZAMĚNY JEDNOTLIVÝCH VÝROBKŮ, PŘI DODRŽENÍ TECHNICKÝCH PARAMETRŮ, BUDOU PŘEDLOŽENY KE SCHVÁLENÍ PROJEKTANTOVI A INVESTOŘOVI.

OCHRANA PŘED ŮRAZENÍ ELEKTRICKÝM Proudem DLE ČSN 33 2000-4-41 ed.3

ŽIVÝCH ČÁSTI: OCHRANA IZOLACÍ, OCHRANA KRYTY NEBO PŘEPÁŽKAMI, OCHRANA ZÁBRANOU, OCHRANA POLOHOU, OCHRANA DOPLŇKOVOU IZOLACÍ

NEŽIVÝCH ČÁSTI: AUTOMATICKÉ ODPOJENÍ OD ZDROJE DOPLNĚNA – PROUDOVÝM CHRÁNIČEM – OCHRANNÝM POSPOJOVÁNÍM

uložení ve výkopu:

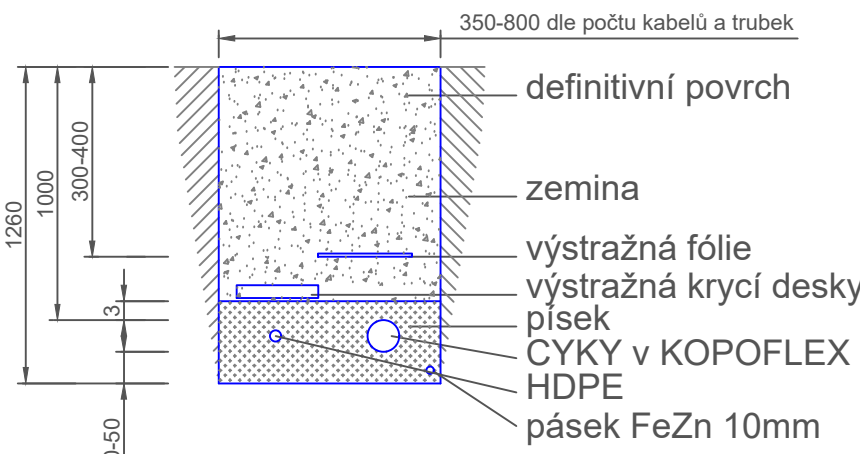

REVIZE č.: ...		DATUM:
POPIS: ...		
±0 = (BPV)		
Tato dokumentace je duševním vlastnictvím ABCD Studio, s.r.o.		
AUTORIZACE:		
Č. ZAKÁZKY: 21-026	PARÉ:	
DATUM: 07/07/2021		
MĚŘÍTKO: 1:75		
FORMÁT: A2		
GENERÁLNÍ PROJEKTANT:	<div><div>ABCD STUDIO</div><div></div><div>projekty a povolení staveb</div></div>	
Ing. Pavel HROCH	ABCD Studio, s.r.o., Paříkova 910/11a 190 00 Praha 9, Tel: +420 606 475 474	
ZODPOVĚDNÁ OSOBA GP:	ABCD Studio, s.r.o., Paříkova 910/11a 190 00 Praha 9, Tel: +420 606 475 474	
Ing. Pavel HROCH		
VEDOUcí PROJEKTANT ČÁSTI:	<div></div>	
Ing. Karel KREYŠA	ElectricTechnology	
VYPRACOVAL:		
Ing. Karel Kreyša		
INVESTOR:	ČESKÁ ZEMĚDĚLSKÁ UNIVERZITA V PRAZE Kamýčká 129, 165 21 Praha 6 - Suchbát	
STUPEŇ:		
DOK. PRO STAVEBNÍ POVOLENÍ A PRO PROVĚDĚNÍ STAVBY		
STAVBA: ELEKTRO ROZVODY PRO MVN ČZU POD BAŽANTNICÍ, RUDA U NOVÉHO STRAŠECÍ POZ. P. Č. 507/10 A 636/1, K. Ú. RUDA U N. STRAŠECÍ		
ČÁST DOKUMENTACE:	ELEKTROINSTALACE	Č. ČÁSTI: D.1.4gh
NÁZEV VÝKRESU:	Situace	Č. VÝKRESU: 1