


LEGENDA ZAŘIZOVACÍCH PŘEDMĚTŮ

Zařizovací předměty

Typ	1.NP	2.NP	celkem	Předmět
W	2	2	4	Klozet
U	6	4	10	Umyvadlo
VL	1	1	2	Výlevka
D	1	1	2	Dřez

SCHÉMA NAPOJENÍ ZÁSOBNÍKU

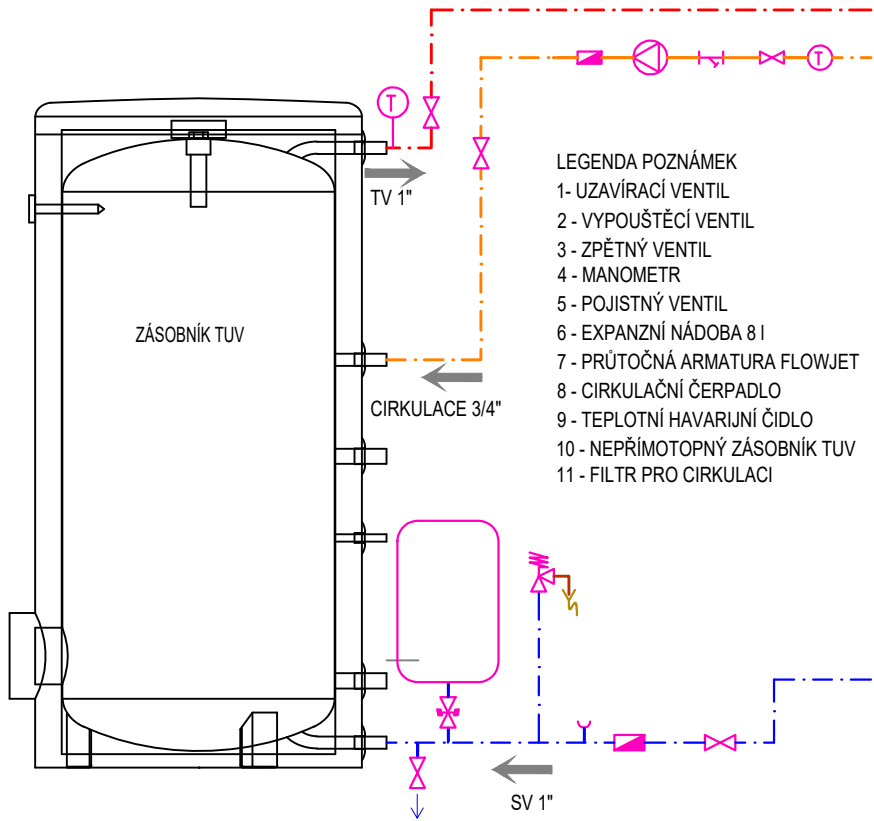

TABULKA MÍSTNOSTÍ

č.m.	název místnosti	plocha(m ²)	podlaha
1.01	venkovní schodiště	20,66	kamenná dlažba
1.02	učebna (25 os.)	91,62	leštěný beton
1.03	technická místnost	10,21	leštěný beton
1.04	chodba	6,47	leštěný beton
1.05	WC – Ž+INV	3,96	leštěný beton
1.06	WC – M	2,99	leštěný beton
1.07	WC – předsíň	2,09	leštěný beton
1.08	úklidová m.	1,88	
1.09	výtah	2,83	–
1.10	venkovní prostor	52,34	kamenná dlažba
CELKEM		195.05	

LEGENDA ČAR - POTRUBÍ

- VODOVOD - STUDENÁ VODA - ROZVODNÉ POTRUBÍ - PP RCT / PE SDR 11 (v zemi)
- VODOVOD - TEPLÁ VODA - ROZVODNÉ POTRUBÍ - PP RCT
- VODOVOD - CÍRKULACE - ROZVODNÉ POTRUBÍ - PP RCT
- VODOVOD - STUDENÁ VODA - POŽÁRNÍ POTRUBÍ - Ocelové bezešvé
- STAVEBNÍ PODKLAD
- VODOVOD - STUDENÁ VODA - PŘIPOJOVACÍ POTRUBÍ - PP RCT
- VODOVOD - TEPLÁ VODA - PŘIPOJOVACÍ POTRUBÍ - PP RCT

ZNAČKY

- KLESACÍ POTRUBÍ
- STOUPACÍ POTRUBÍ
- ZAŘIZOVACÍ PŘEDMĚTY

akce

Česká zemědělsá univerzita
Fakulta lesnická a dřevařská
Výukový pavilon Lesovna

investor ČZU v Praze, Kamýcká 129, 165 00 Praha – Suchbát
místo Areál ČZU - pozemek p.č. 1627/1, k.ú.Suchbát
stupeň Dokumentace pro povolení stavby

mjölkíng s.r.o. • mjölkíng s.r.o. • mjölkíng s.r.o. • mjölkíng s.r.o.

ö

podpis

generální projektant autorizace

část D.1.4 Zdravotně technické instalace

zpracovatel části Ing. Tomáš Edlman

zodpovědný projektant Ing. Martin Šulc

vypracoval Ing. Tomáš Edlman

obsah

Půdorys 1.NP - vodovod

číslo 04

datum 06/2024 formát A3

měřítko 1:100 paré