

spojujací křídlo E-F




Všechny rozměry kontrolovat na stavbě. Neodměřujte z tohoto výkresu.

Tato dokumentace nenahrazuje výrobní dokumentaci zainteresovaných stran.

- ROZVODNÁ SOUSTAVA:3PEN AC 50Hz,400V/230V/TN-C-S
- ELEKTROINSTALAČNÍ ROZVODY SE PŘEVEDOU KABELY CXKH-R, CXKH-V E130-90. PRO ZEMNÍ VEDENÍ SE POUŽIJÍ VÝHRADNĚ KABELY CXYK!
- OCHRANA PŘED ÚRAZEM EL. PROUDEM-ČSN EN 611 40 ed.3
- OCHRANA PŘED NEBEZPEČNÝM DOTYKEM NEŽIVÝCH ČÁSTÍ ELEKTRICKÝCH ZAŘÍZENÍ-AUTOMATICKÝM ODPOJENÍM OD ZDROJE -ČSN 33 2000-4-41 ed.3
- OCHRANA DOPLŇKOVÁ:OCHRANNÉ POSPOJOVÁNÍ ČSN 33 2000-5-54 ed.3
- OCHRANA ZVÝŠENÉ:VE SKLADECH A MÍSTNOSTECH VE VŠEM EL.OBVOĐOD, NADŘADÍ OBLOUKOVÉ OCHRANY AFDD, VE SMYSLU DOPORUČENÍ K POUŽITÍ, DLE ČSN 33 2000-4-42 ed.2, z1
- OBECNÉ POUŽITÍ RCD-DLE ZMĚNY 1, ČSN 33 21 30 ed.3 a ČSN 3000-4-41 ed.3-61.411.3.4-POVINNOST VYBAVIT VŠECHNY SVĚTELNÉ OKRUHY SAMOSTATNÝM RCD S REZIDUÁLNÍM PROUDEM 30mA. ŽÁDNÝ RCD NESMÍ CHRÁNIT VÍCE , NEŽ JEDEN SVĚTLNÝ OBVOĐ.
- POVINNOST NADŘADIT URČENÝM ZÁSUVKOVÝM OKRUHŮM RCD,S REZIDUÁLNÍM PROUDEM 30mA, VE SMYSLU Z1, ČSN 33 21 30 ed.3 a ČSN 33-2000-4-41 ed.3
- POVINNÁ INSTALACE-POUŽITÍ A MONTÁŽ: PŘEPĚŤOVÁ OCHRANNÁ ZAŘÍZENÍ (SPD), ČSN 623 05 ed.2 a ČSN 33 2000-4-443 ed.3 a Vyhl.č.268/2009Sb.

POKUD NENÍ NA VÝKRESE VÝSOVNĚ UVEDENO JINAK, PLATÍ PRO UMÍSTOVÁNÍ PŘÍSTROJŮ TYTO VÝŠKY (VZTAŽENO K OSE PŘÍSTROJE):

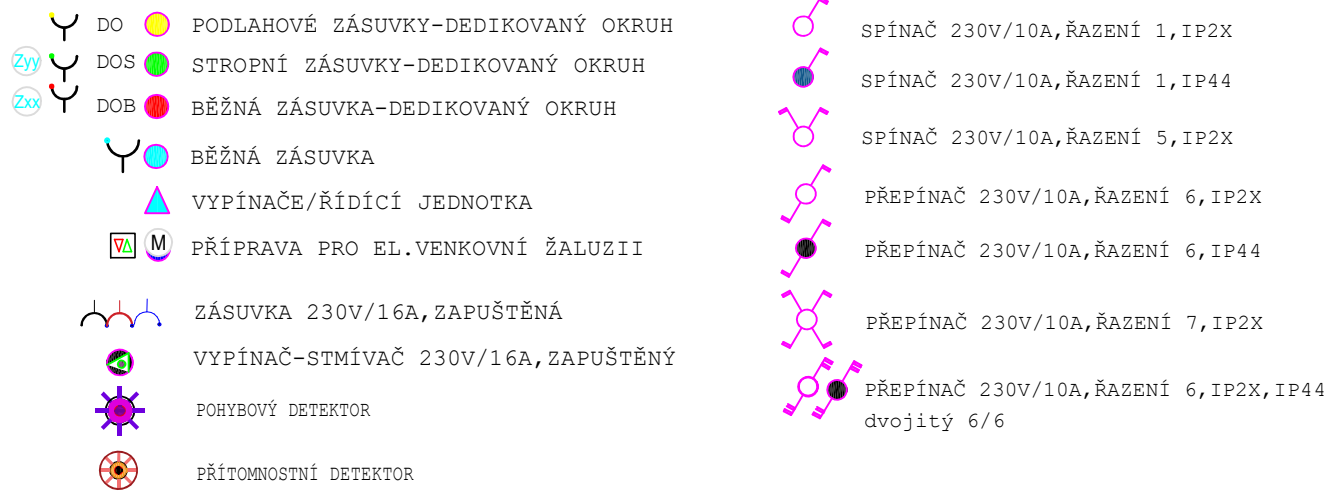


1100mm	NAD ČISTOU PODLAHOU - VYPÍNAČE, TLAČÍTKA
300mm	NAD ČISTOU PODLAHOU - ZÁSUVKY NA STĚNÁCH

[illegible]

5			
4			
3			
2			
1	15-03-2024		
Revize	Datum	Obsah výkresu / popis změn	Vypracoval

Souřadnicový systém: JTSK

Výškový systém: Bpv

Objednatel:  Česká zemědělská univerzita v Praze	Zpracovatel:  INŽENÝRSKÁ A PROJEKTOVÁ KANCELÁŘ SPOL. S R. O. JESENOVÁ 1196/52, 130 00 PRAHA 3	Zpracovatel čísla:  <small>COLEYS spol. s r.o., zapsaná v obchodním rejstříku, IČO: 252 684 22, sídlo společnosti: Praha 1, Na Příkopě 15, PSČ 121 01, telefon: 222 311 111, e-mail: info@coleys.cz, www.coleys.cz</small>	Parté:
Místo stavby : Suchbát	SDO objednatel : -	Architekt Ing.arch.T.Med	
Název akce: <div style="text-align: center;"> Studie Stavební úpravy v objektu F areál ČZU Praha 6 </div>		Zodp. projektant -	Ing.arch.T.Med
		Vyracoval P.Turek	
		Kontrola Ing.P.Vitek	
		HIP Ing.R.Sembera	
		Měřítko: 1:75	Formát: 6 x A4 Datum: 01/2024
PFHok:	Sinoproudá elektrotechnika Půdorys 1.NP	Číslo zakázky: PGI 2618-23 Číslo přílohy: D.1.4.4b-01	Stupeň: DUR/DSP Změna:

soubor: D:\SSD-F-24-COLSYS\COLSYS_ČZÚ_PAVILON\PRACOVNI OD 050224\OSVĚTLENÍ_f_F_DÚR-DS_Objekt_F_1NP_navrh ; tisk: 1NP / 2024-03-15